




ISTITUTO DI ISTRUZIONE SUPERIORE "CARLO PISACANE" SAPRI

Via Gaetani, snc - 84073 SAPRI (SA) - C.M.: SAIS011002 - C.F.: 94007780653 - Tel. 0973-391325 - Fax: 0973/804477
 ORDINAMENTO LICALE: CLASSICO - MUSICALE - SCIENTIFICO
 ORDINAMENTO PROFESSIONALE: I.P.S.A.S.R. - I.P.S.E.O.A.
 -web : www.ipsacaneapri.gov.it - e-mail: sais011002@istruzione.it



I.P.A.A. SAPRI
 ISTITUTO PROFESSIONALE DI STATO
 PER L' AGRICOLTURA E L'AMBIENTE

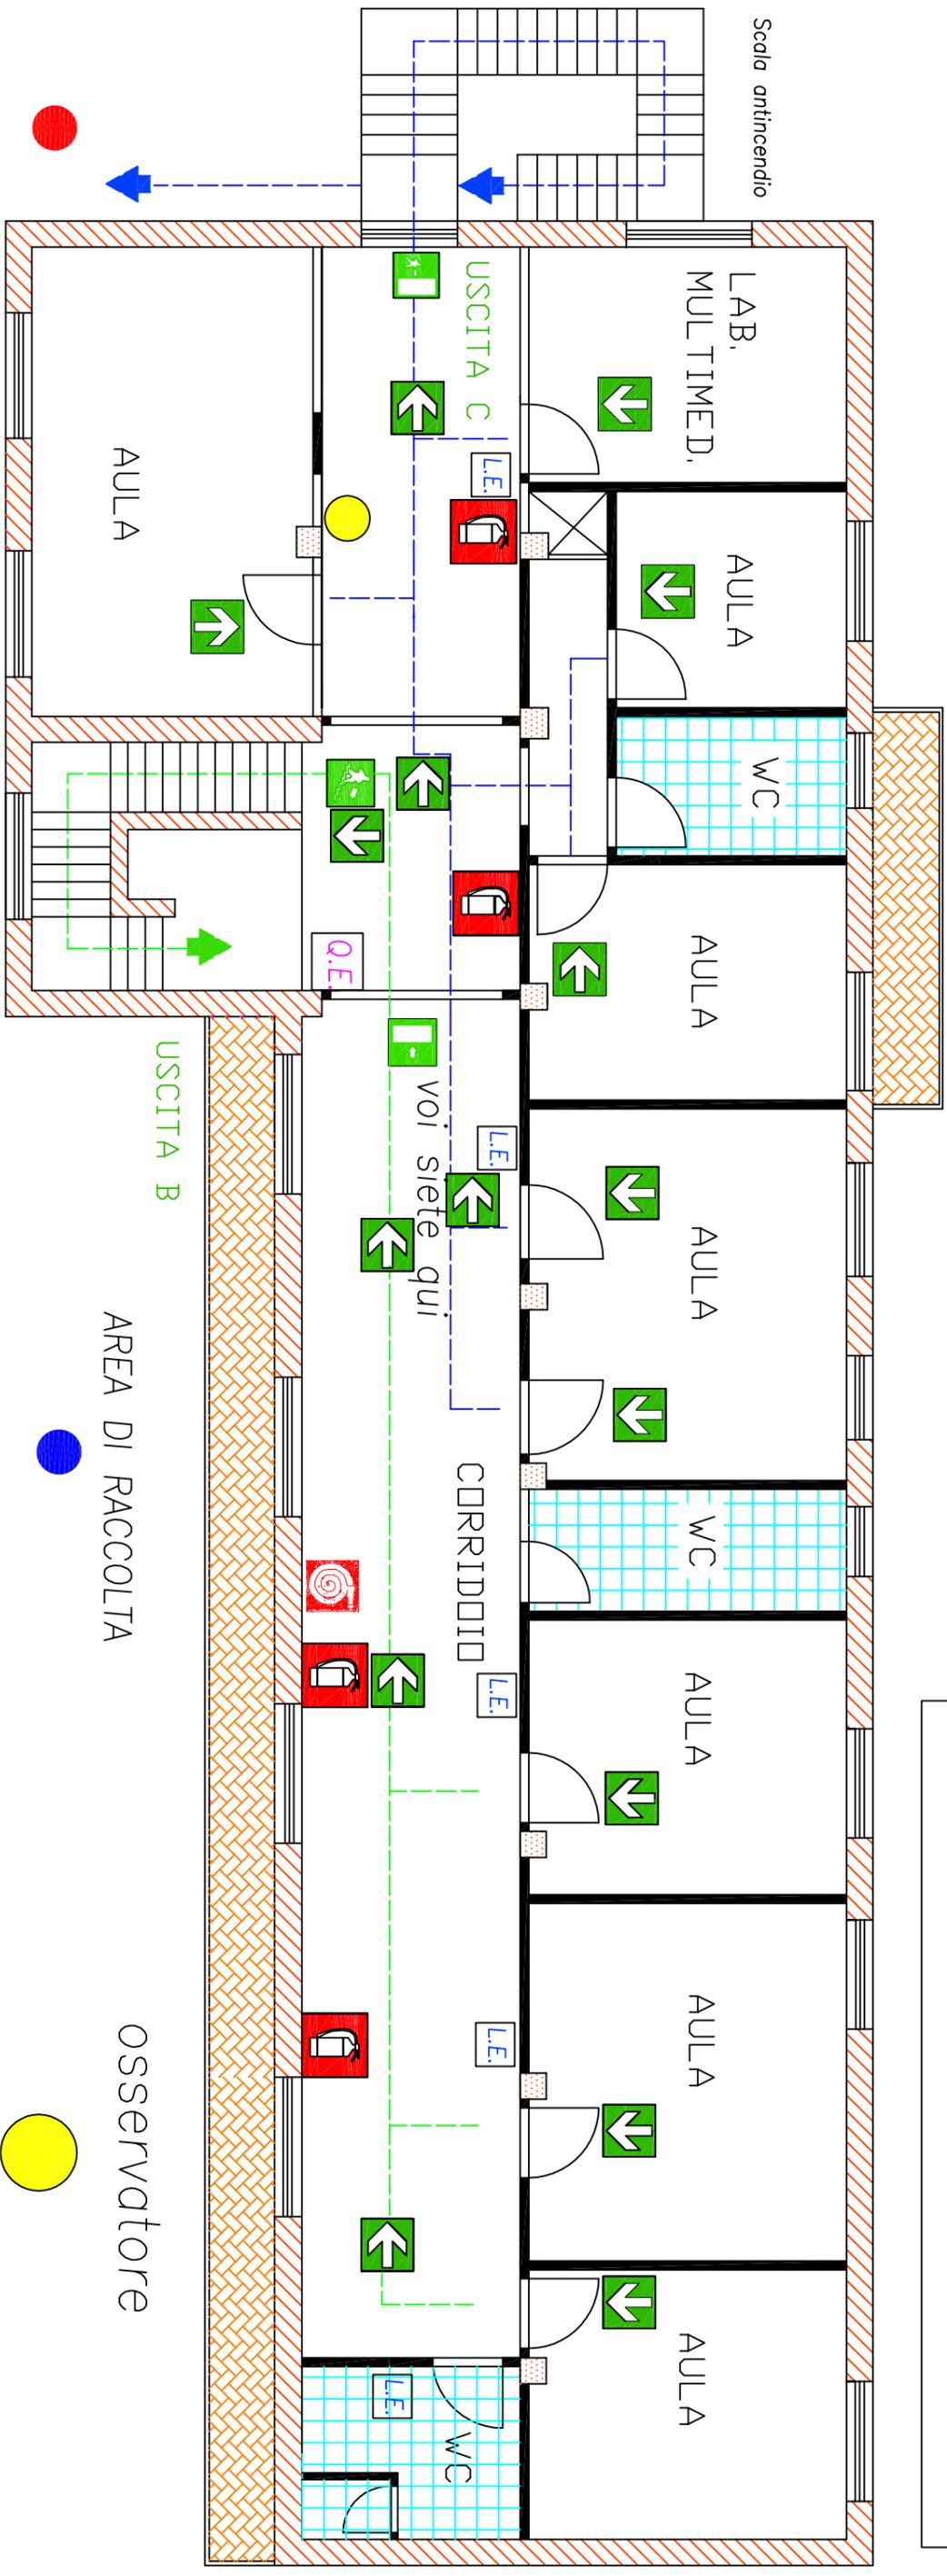

AREA DI RACCOLTA

R.S.P.P.

Arch.G.B. Guastalegname

Legenda Simbologia			
Descrizione	Simbolo grafico	Descrizione	Simbolo grafico
Manichetta antincendio		Direzione per via d'uscita	
Estintore		Quadro elettrico	
Uscita d'emergenza		Lampoda di Emergenza	
Direzione per via d' uscita		Attacco V.V.-F.F.	
Porta d'emergenza		AREA DI RACCOLTA	

Legenda PIANO DI EVACUAZIONE			
Ambienti	PERCORSO	USCITA di emergenza	ZONA DI RACCOLTA
Segreteria - Aule 1-2-3 Servizio	VERDE	USCITA B	
Aula - Sala Docenti - Direzione - Lab. Multimediale Aula	BLU	USCITA C Scala antincendio	

PIANTA PIANO PRIMO

SCALA 1 : 100